



平面図 S=1:3,000 (A1)

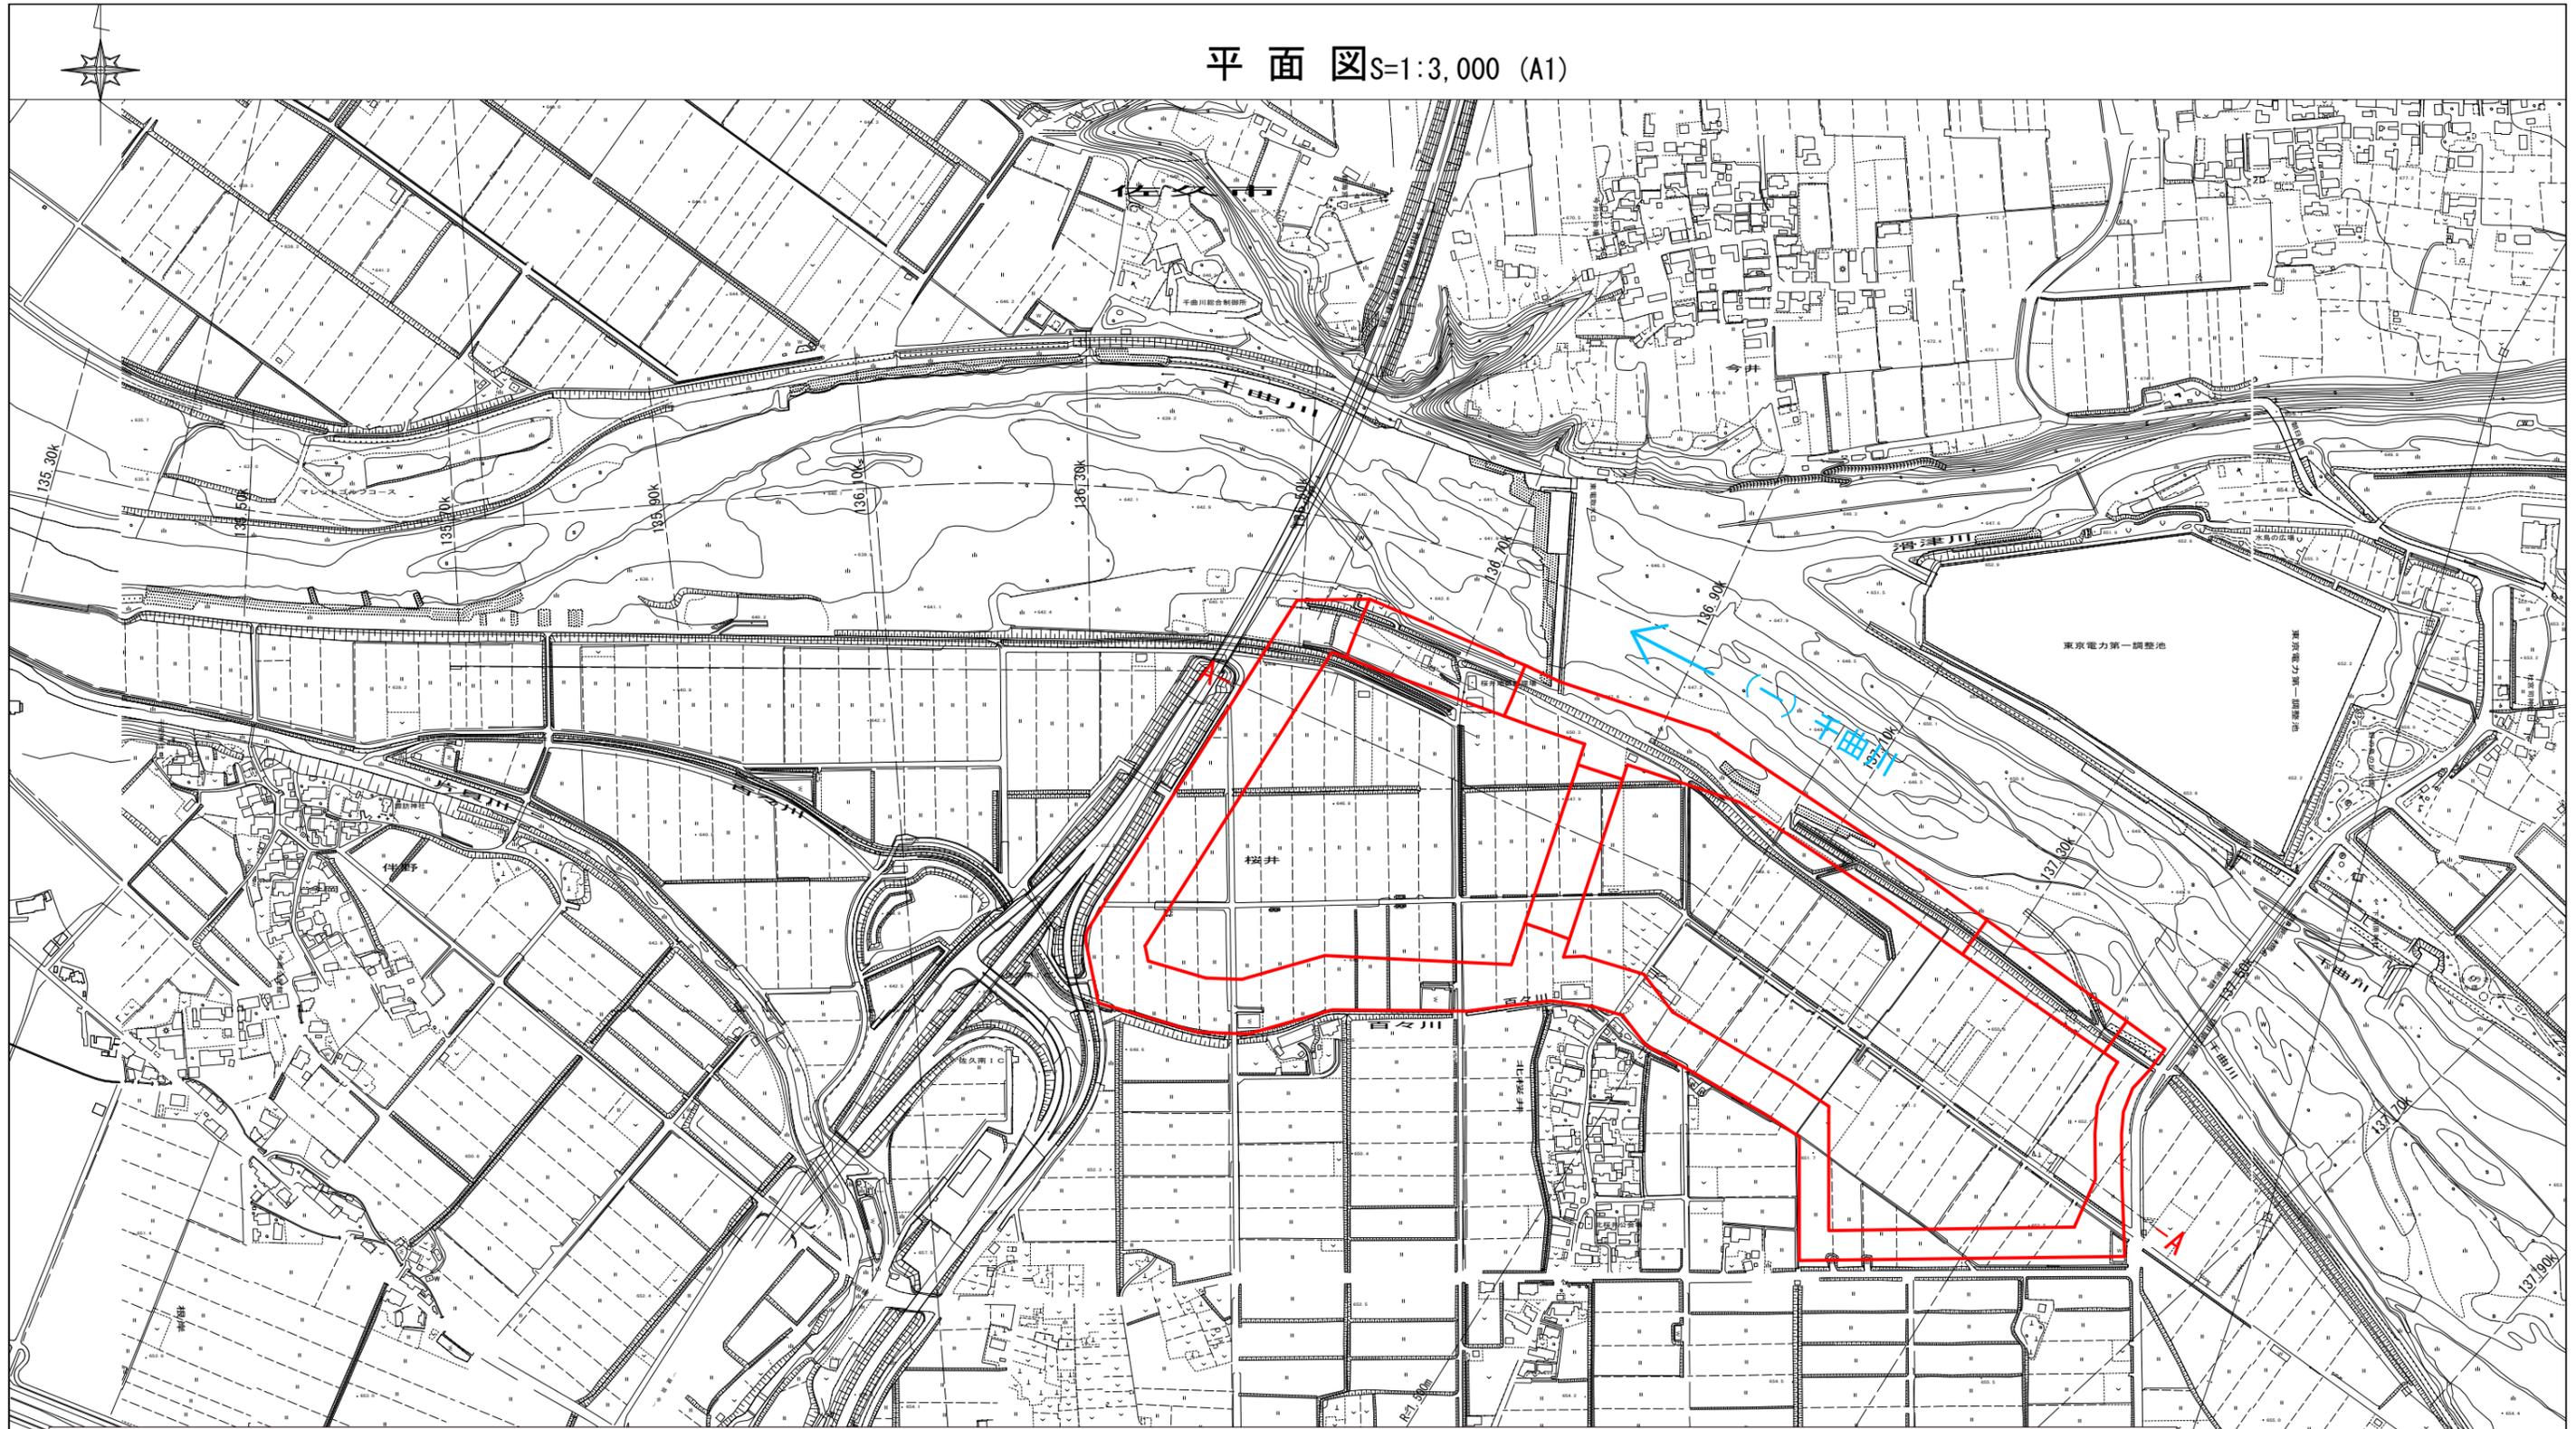

A-A断面

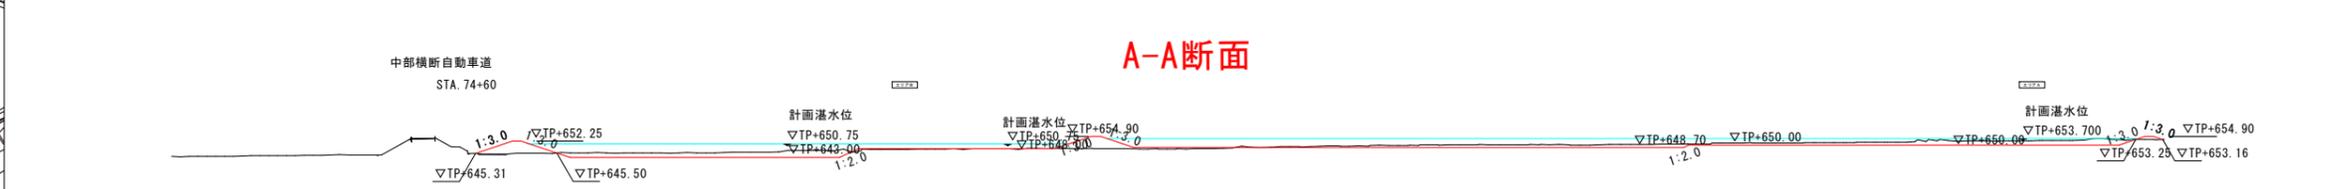

令和3年度国補河川災害復旧助成事業に伴う設計業務(1年災)			
番号	概略平面図	縮尺	1:3000
(一) 千曲川 佐久市 桜井			
所長	課長	照査	設計
佐久建設事務所			