


## 松川町水道施設図面

---

- 1 配管平面図
- 2 沈砂池一般平面図
- 3 沈砂池構造図
- 4 取水管配管図
- 5 仮設道路図
- 6 沈砂池電気配線図

配管平面図 縮尺 1:2,000

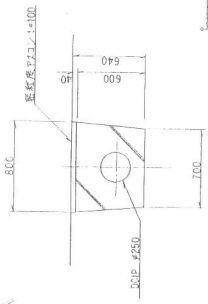



所在地 長野県 長野市 川町	図面 2
工事名 松川町上水工事	図面 番号
図面名 配管平面図	縮尺 1:2,000
新日本設計株式会社	

1:2,000

B-B 断面図  
1:200




A-A 断面図  
1:200

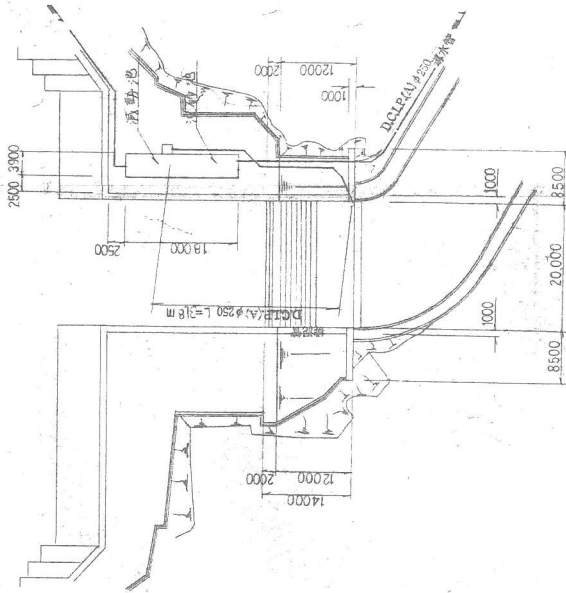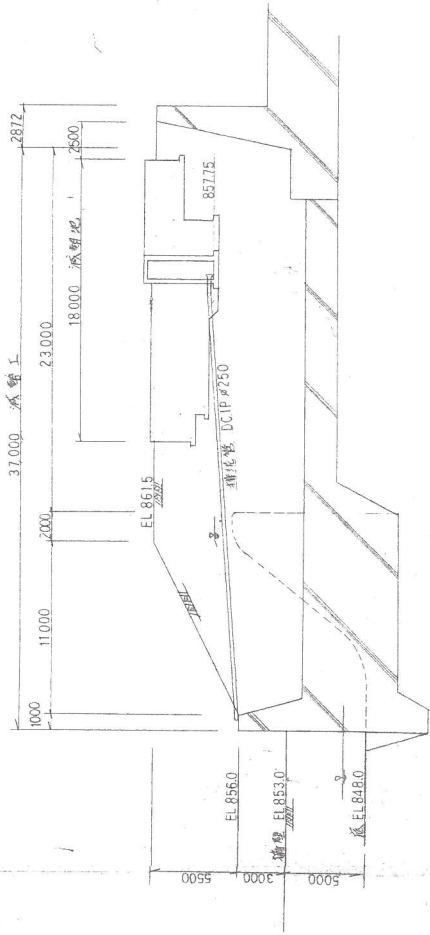


事業者名	長野県松川町	図面	3-
工事名	昭和03年度 鹿島水廻り改善事業 第2工区	番号	
図面名	沈砂池(減影池)平面図	縮尺	図示
新日本設計株式会社			








平面図 1:50

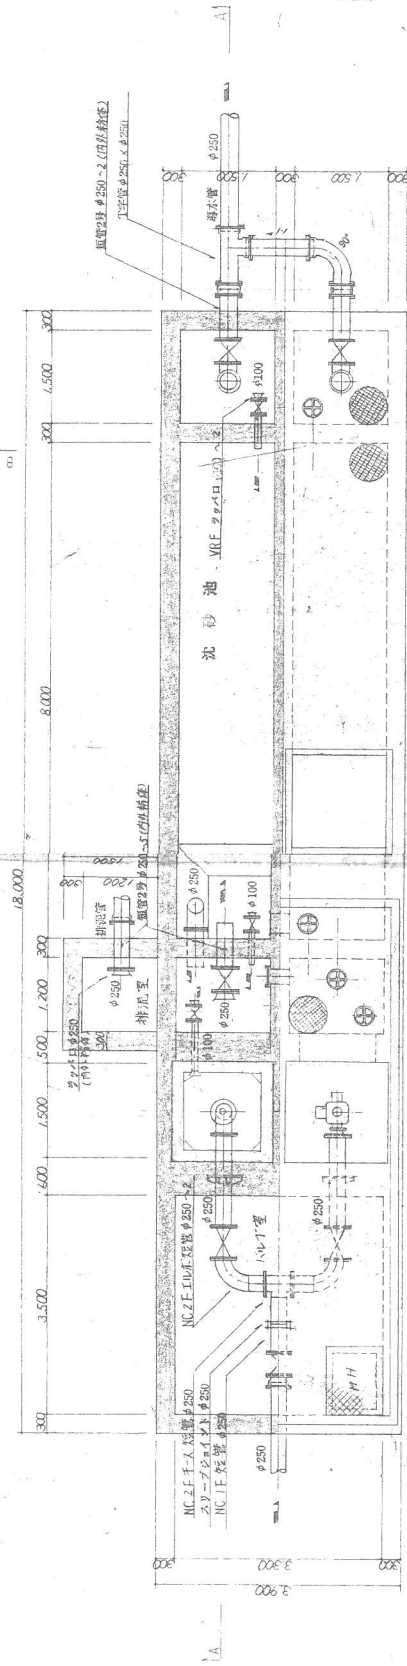


A-A断面図 1:50

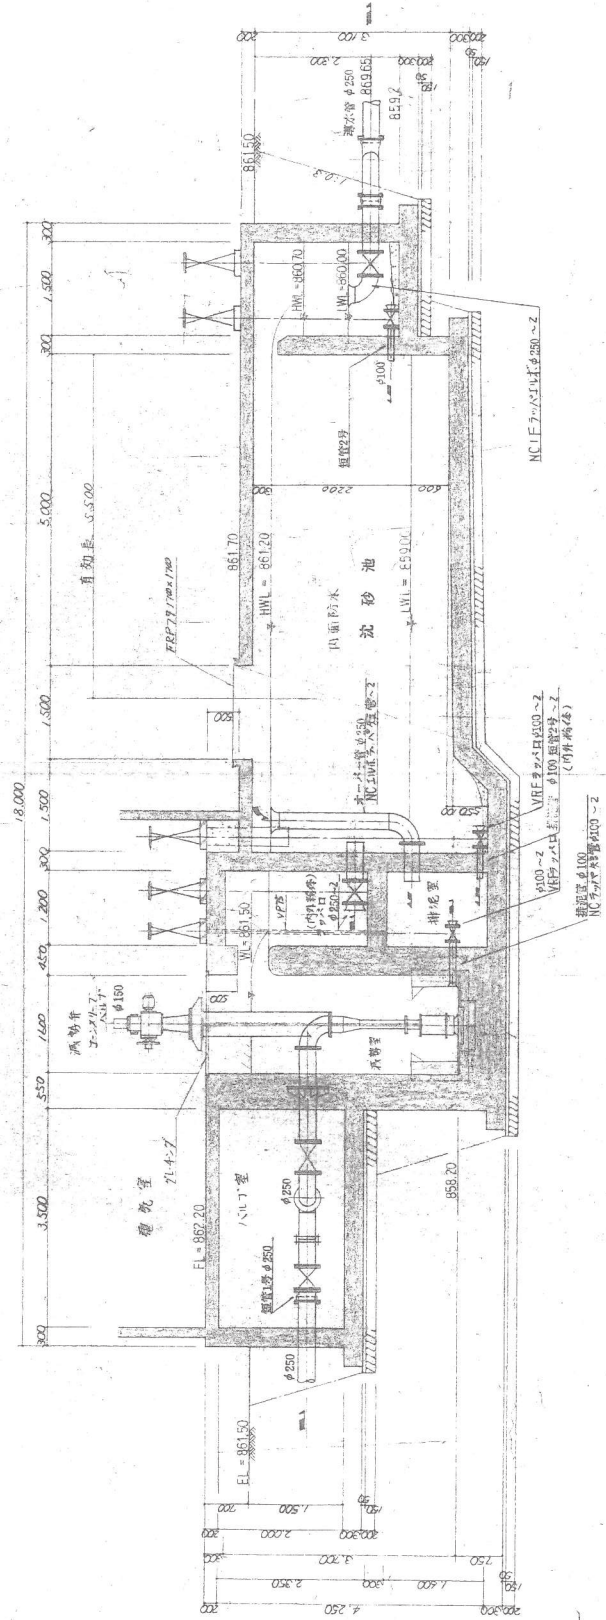


作業名	長野県 松川町	図面	4
工事名	昭和63年度 御島水道修繕工事 第2工区	番	1
図面名	沈砂池補修図	縮尺	1:50
新日本設計株式会社			

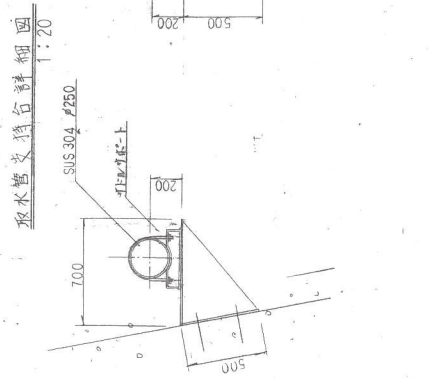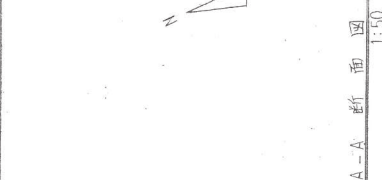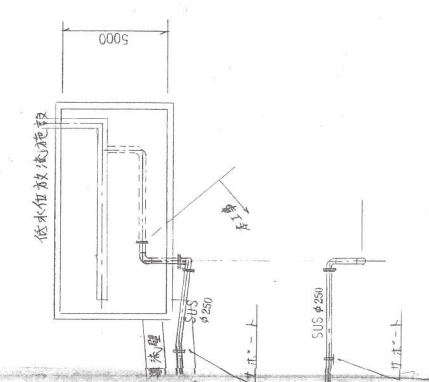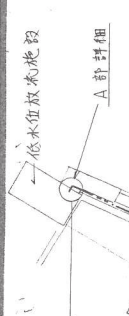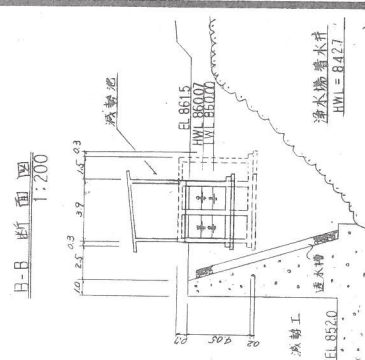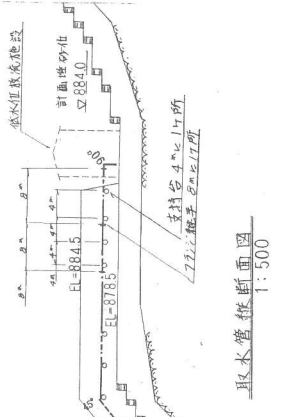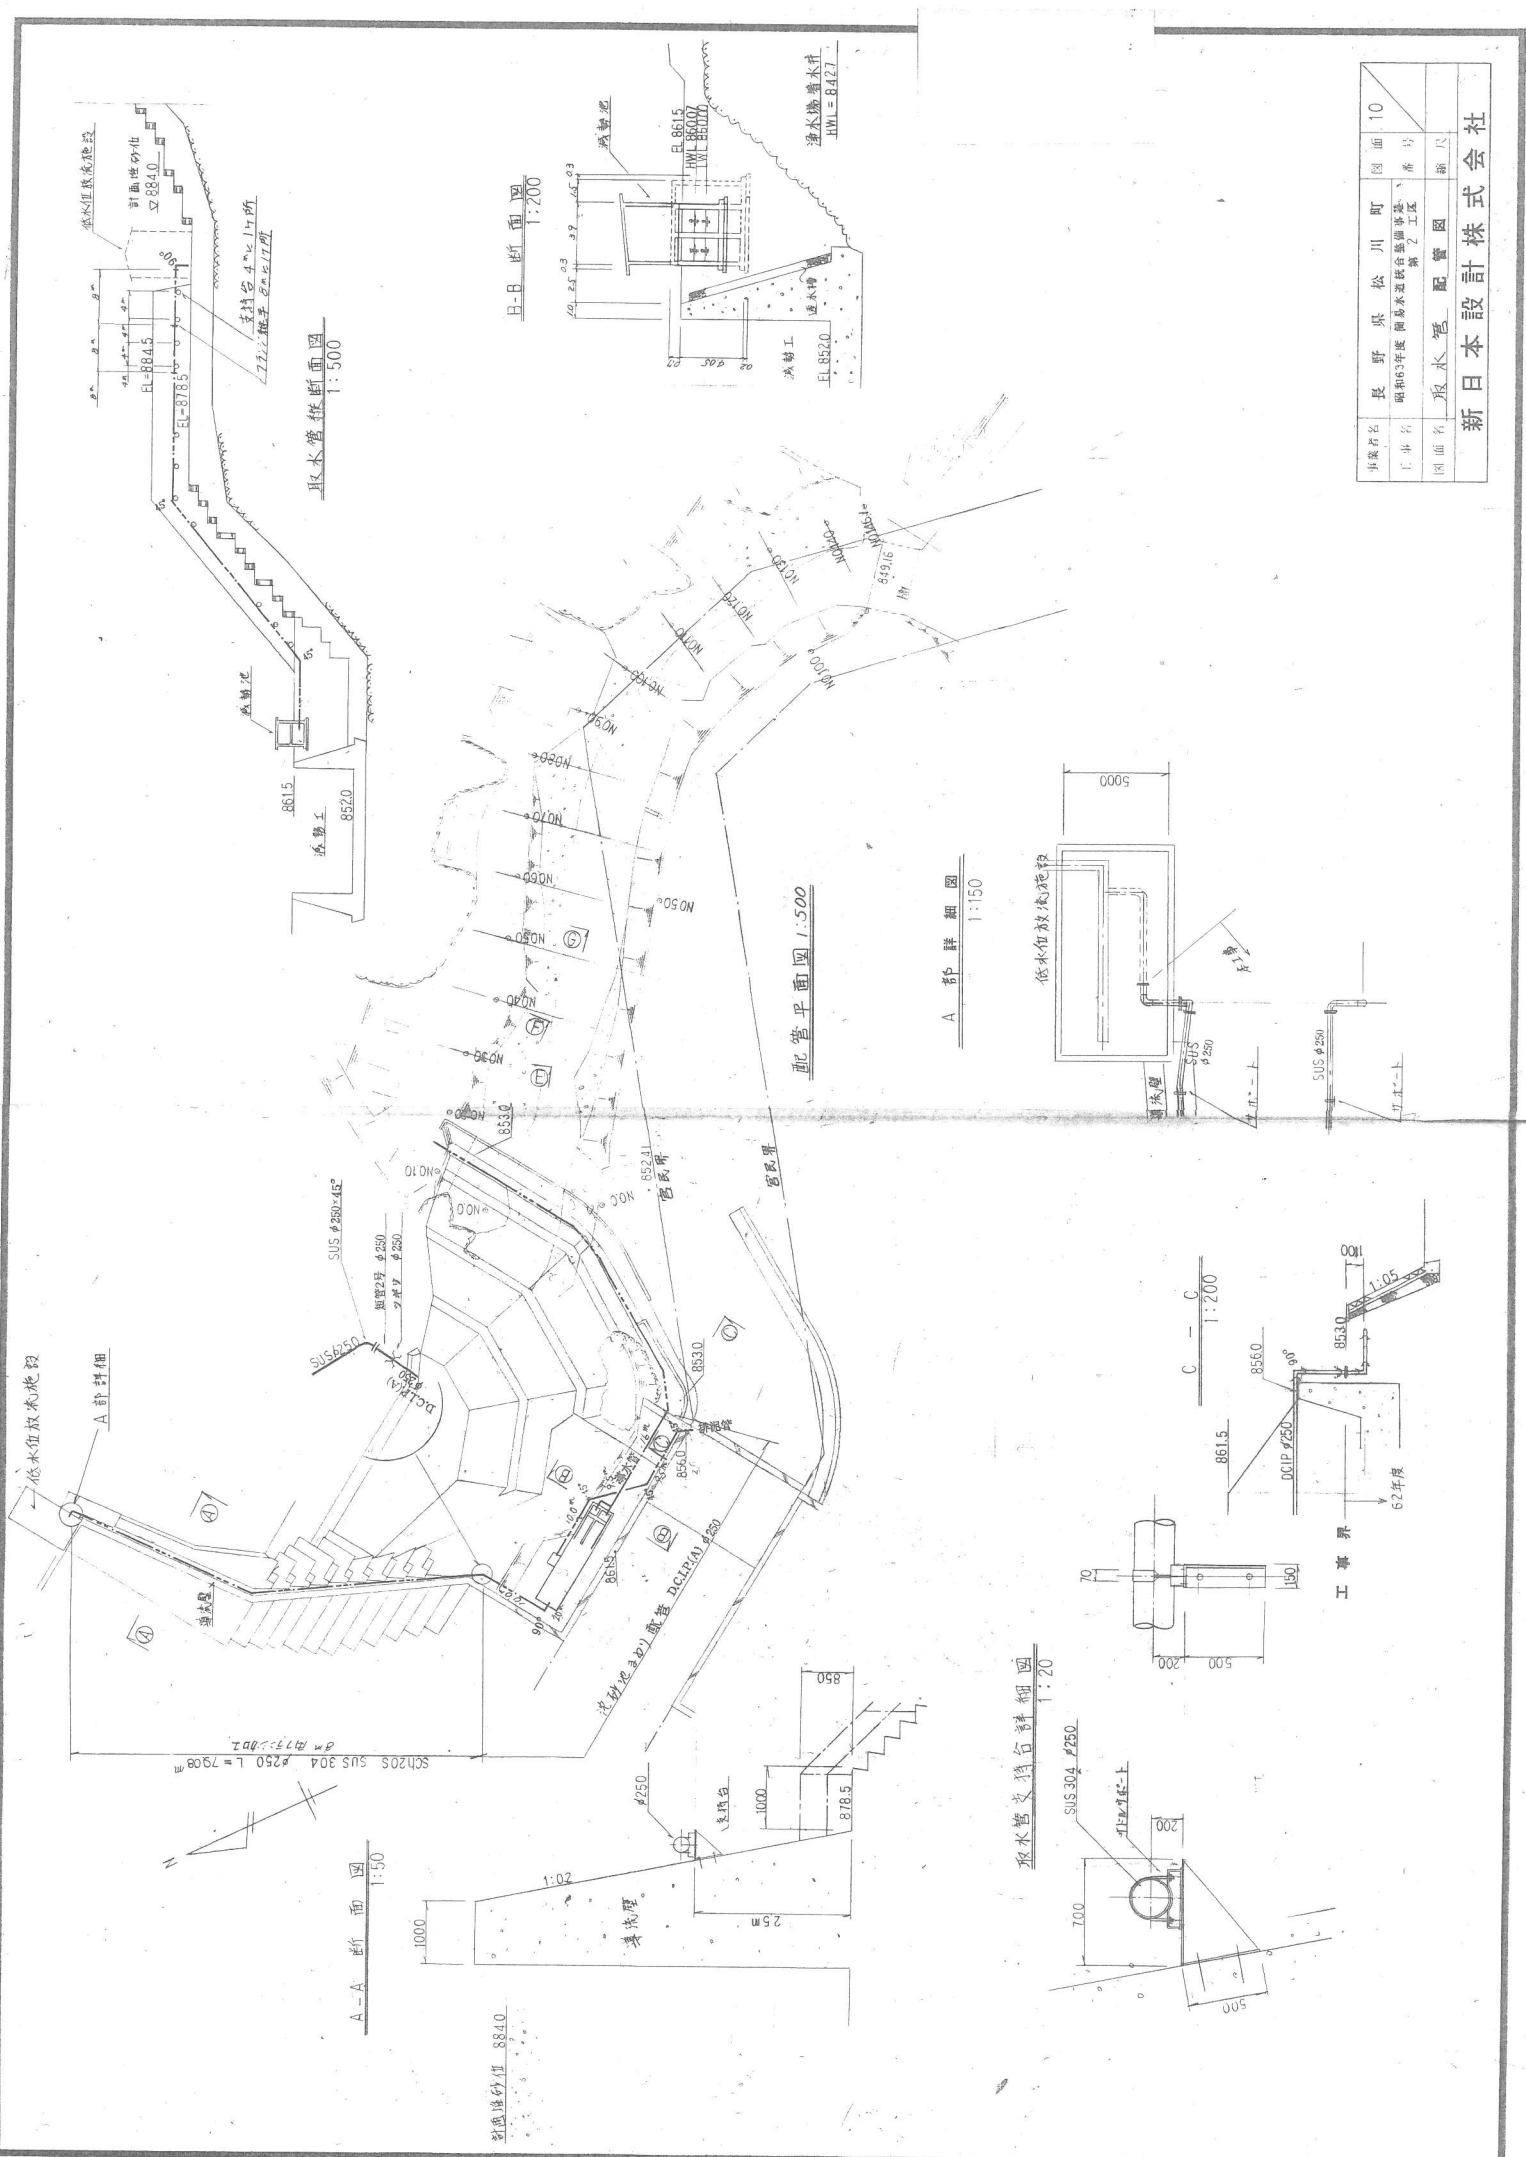

事業名	長野県松川町	図面	10
工事名	昭和63年度 側溝水道既設設備改良工事 第二工区	番号	
図面名	取水管配置図	ページ	
新日本設計株式会社			

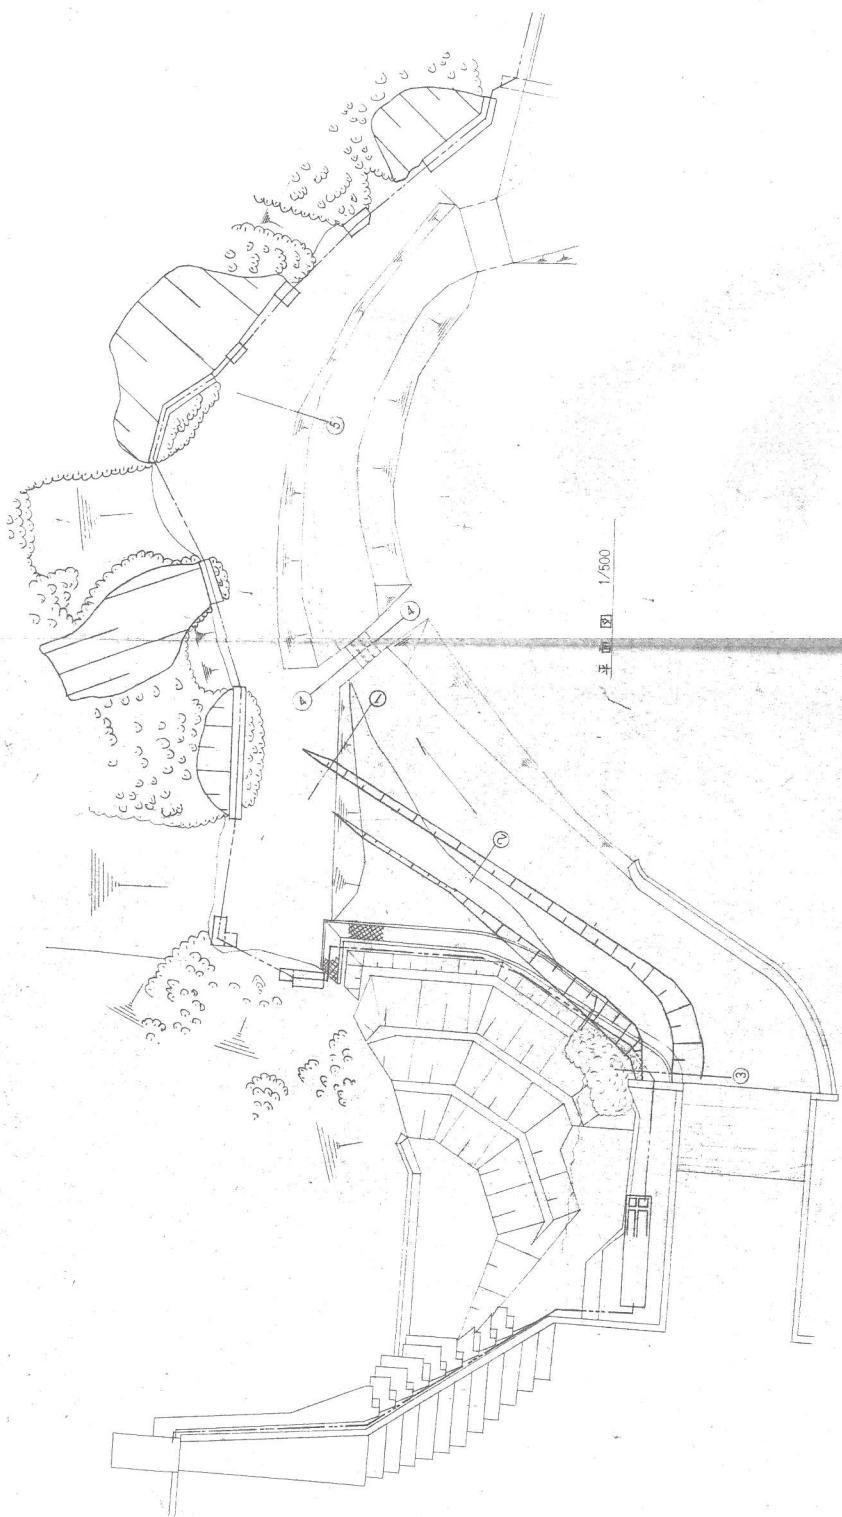


 (4) - (4)  
河川横断面 1/200




新設工事用道路横断面 (L = 70.0m) 1/200


(3) - (3)  
EL. 856.500

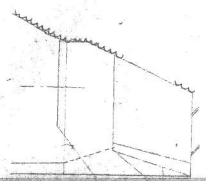

(2) - (2)  
EL. 853.000

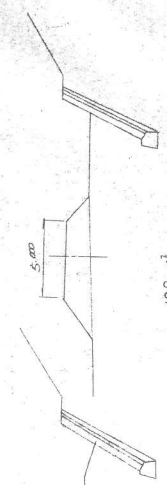


(1) - (1)  
EL. 851.500

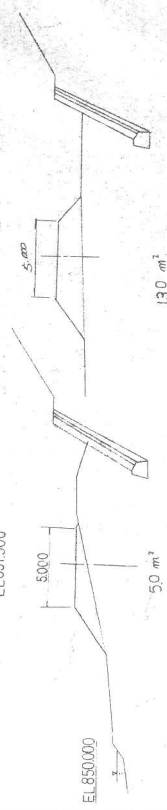


275 m²

事業者名	長野県松川町	図面号	14
工事名	昭和63年度 簡易水道総合整備事業 第2工区	番	
図面名	仮設道路第4	縮尺	

新日本設計株式会社

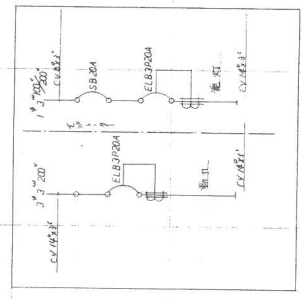

引込回線接続図

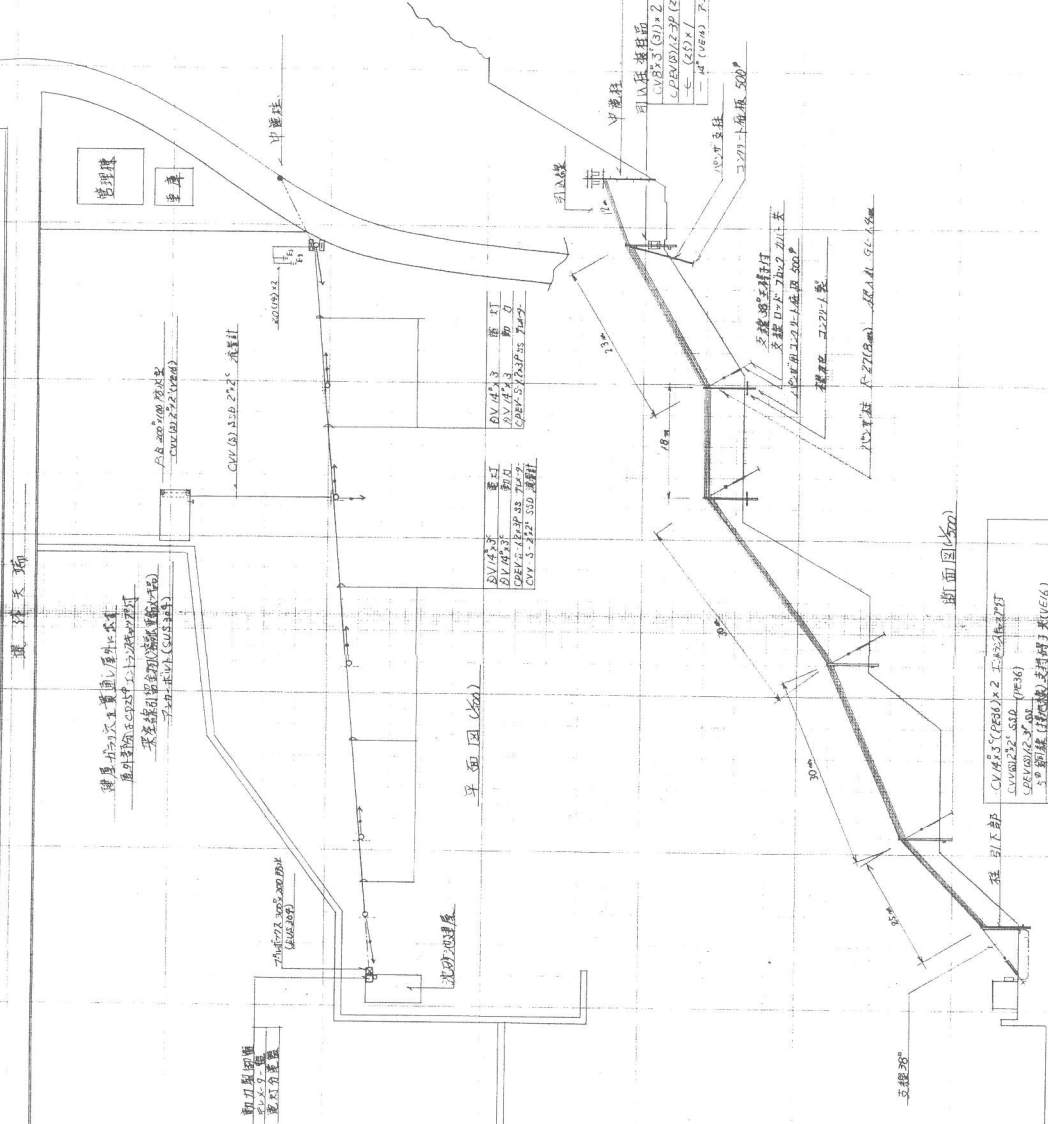


平面図 (500)


配管表

備註  
 1. 本図は昭陽水道局管内の昭陽第一工区に属するものである。  
 2. 本図は昭陽水道局管内の昭陽第一工区に属するものである。  
 3. 本図は昭陽水道局管内の昭陽第一工区に属するものである。


管径	φ100	管種	PVC
管径	φ75	管種	PE
管径	φ50	管種	PE
管径	φ25	管種	PE

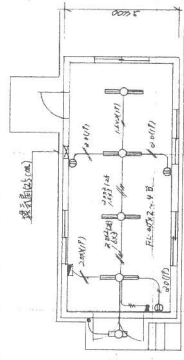

引込線柱

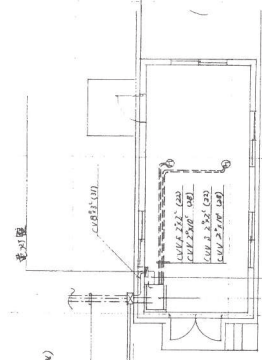

引込線柱

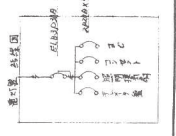

引込線柱

管径	φ100	管種	PVC
管径	φ75	管種	PE
管径	φ50	管種	PE
管径	φ25	管種	PE

引込線柱